


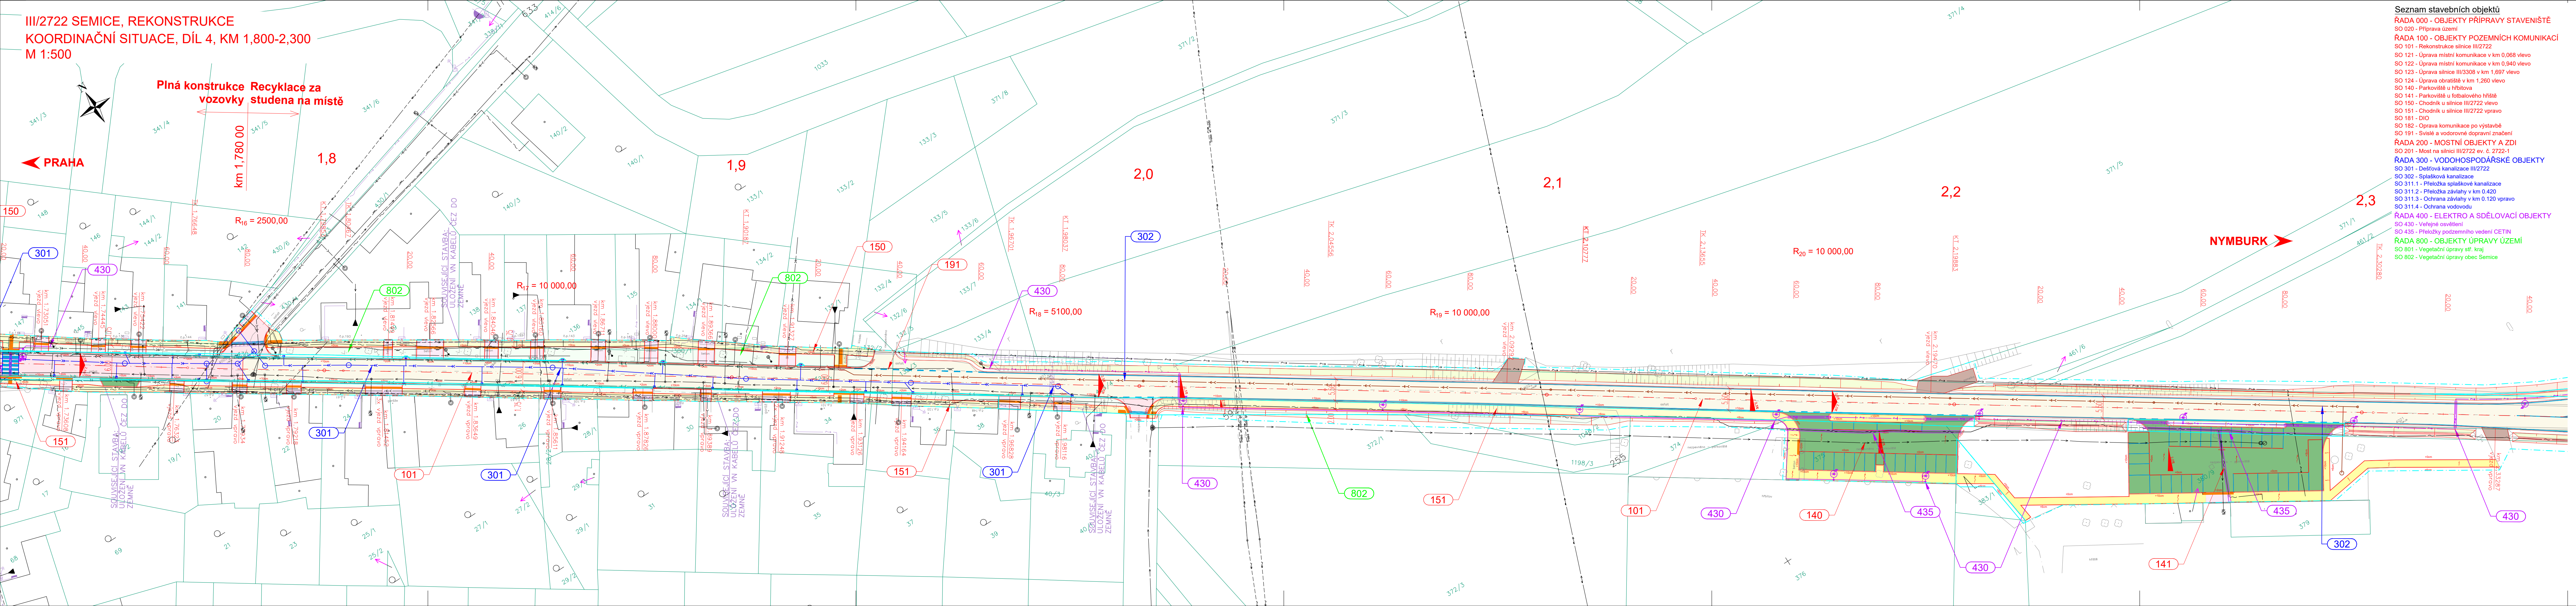

Seznam stavebních objektů

RADA 000 - OBJEKTY PŘÍPRAVY STAVENÍŠTĚ
SO 020 - Příprava území

RADA 100 - OBJEKTY POZEMNÍCH KOMUNIKACÍ
SO 101 - Rekonstrukce silnice III/2722
SO 121 - Úprava místní komunikace v km 0,068 vlevo
SO 122 - Úprava místní komunikace v km 0,940 vlevo
SO 123 - Úprava silnice III/3308 v km 1,697 vlevo
SO 124 - Úprava obrátě v km 1,260 vlevo
SO 140 - Parkoviště u hřbitova
SO 141 - Parkoviště u fotbalového hřiště
SO 150 - Chodník u silnice III/2722 vlevo
SO 151 - Chodník u silnice III/2722 vpravo
SO 181 - DIO
SO 182 - Oprava komunikace po výstavbě
SO 191 - Svislé a vodorovné dopravní značení

RADA 200 - MOSTNÍ OBJEKTY A ZDI
SO 201 - Most na silnici III/2722 ev. č. 2722-1

RADA 300 - VODOHOSPODÁŘSKÉ OBJEKTY
SO 301 - Dešťová kanalizace III/2722
SO 302 - Splašková kanalizace
SO 311.1 - Přeložka splaškové kanalizace
SO 311.2 - Přeložka závlahy v km 0,420
SO 311.3 - Ochrana závlahy v km 0,120 vpravo
SO 311.4 - Ochrana vodovodu

RADA 400 - ELEKTRO A SDĚLOVACÍ OBJEKTY
SO 430 - Veřejné osvětlení
SO 435 - Přeložky podzemního vedení CETIN

RADA 800 - OBJEKTY ÚPRAVY ÚZEMÍ
SO 801 - Vegetační úpravy stl. kraj
SO 802 - Vegetační úpravy obec Semice

LEGENDA

KATASTR:
123/4 HRANICE PARCEL
HRANICE KAT. ÚZEMÍ

STÁVAJÍCÍ INŽENÝRSKÉ SÍTĚ:
VODOVODNÍ POTRUBÍ
KANALIZACE SPLAŠKOVÁ
KANALIZACE DEŠŤOVÁ
VENKOVNÍ SILOVÉ VEDENÍ NN
VENKOVNÍ SILOVÉ VEDENÍ VN
VENKOVNÍ SILOVÉ VEDENÍ VVN
SDĚLOVACÍ VEDENÍ SPOUOVÉ
VEDENÍ VEŘEJNÉHO OSVĚTLENÍ
PLYNOVODNÍ POTRUBÍ

OCHRANA PŘÍRODY:
KORIDOR BIOTOPU ZVLÁŠTĚ
CHRÁNĚNÝCH DRUHŮ VELKÝCH SAVCŮ
NADREGIONÁLNÍ BIOKORIDOR K10

PLOCHY:
PLNÁ KONSTRUKCE VOZOVKY
RECYKLACE ZA STUDENA NA MÍSTĚ
CHODNÍK
ZASTÁVKOVÝ ZALIV
NÁSP
VÝKOP
VOZOVKA - DLAŽBA
ÚPRAVA TERÉNU/ZELEŘ
K NEMOVITOSTI
VJEZD - VÝROBA
SJEZD - POJÍZD CESTA
OSTRŮVEK - DLAŽDĚNÍ
ŘÍMSA
ZATRAVŇOVACÍ DLAŽBA

NOVÉ INŽENÝRSKÉ SÍTĚ:
VEŘEJNÉ OSVĚTLENÍ
SDĚLOVACÍ VEDENÍ - PŘELOŽKA
KANAL. DEŠŤOVÉ VEŘEJNÉ OSVĚTLENÍ
DRENÁŽ
KANAL. SPLAŠKOVÁ
KANAL. SPLAŠKOVÁ - PŘELOŽKA

SITUACE - HRANY:
NOVÉ HRANY
STÁVAJÍCÍ HRANY

KLAD LISTŮ:

C.1.7 C.3.2 C.3.3 C.3.4 C.3.5 C.3.6

NOVÉ INŽENÝRSKÉ SÍTĚ:
VEŘEJNÉ OSVĚTLENÍ
SDĚLOVACÍ VEDENÍ - PŘELOŽKA
KANAL. DEŠŤOVÉ VEŘEJNÉ OSVĚTLENÍ
DRENÁŽ
KANAL. SPLAŠKOVÁ
KANAL. SPLAŠKOVÁ - PŘELOŽKA

SITUACE - HRANY:
NOVÉ HRANY
STÁVAJÍCÍ HRANY

INVESTOR Krajské správa a údržba silnic
AKCE Středočeského kraje
Zborovské 11, 150 21 Praha 5
III/2722 Semice, rekonstrukce

GENERALNÍ PROJEKTANT Pontex, spol. s r.o.,
Bezová 1658, 147 14 Praha 4

SDRUŽENÍ: PONTEx / DP Ostrava / G-Consult / HBH / APIS / MMD / LINK

zastoupený: HBH Projekt spol. s r.o., Kabátňíkova 5, 602 00 Brno
Hlavní inženýr projektu: Ing. Juraj KOLCUN
Číslo zhotovitele: 2020/1070

SOUŘAD. SYSTÉM: S-JTSK

VÝŠKOVÝ SYSTÉM: B.p.v.

KRAJ: STŘEDOČESKÝ
KÚ: SEMICE NAD LABEM
NÁZEV OBJEKTU/ČÁSTI III/2722 SEMICE, REKONSTRUKCE
NÁZEV PŘÍLOHY Koordinační situace - díl 4, km 1,800-2,300

DATUM SRPEN 2021
FORMÁT 7 x A4
MĚŘÍTKO 1 : 500
ÚČEL DUSP
ČÍS. ZAKÁZKY 2020/1070
ARCHIVNÍ ČÍS.
ČÍS. SOUPRAVY ČÍS. PŘÍLOHY
3.4